




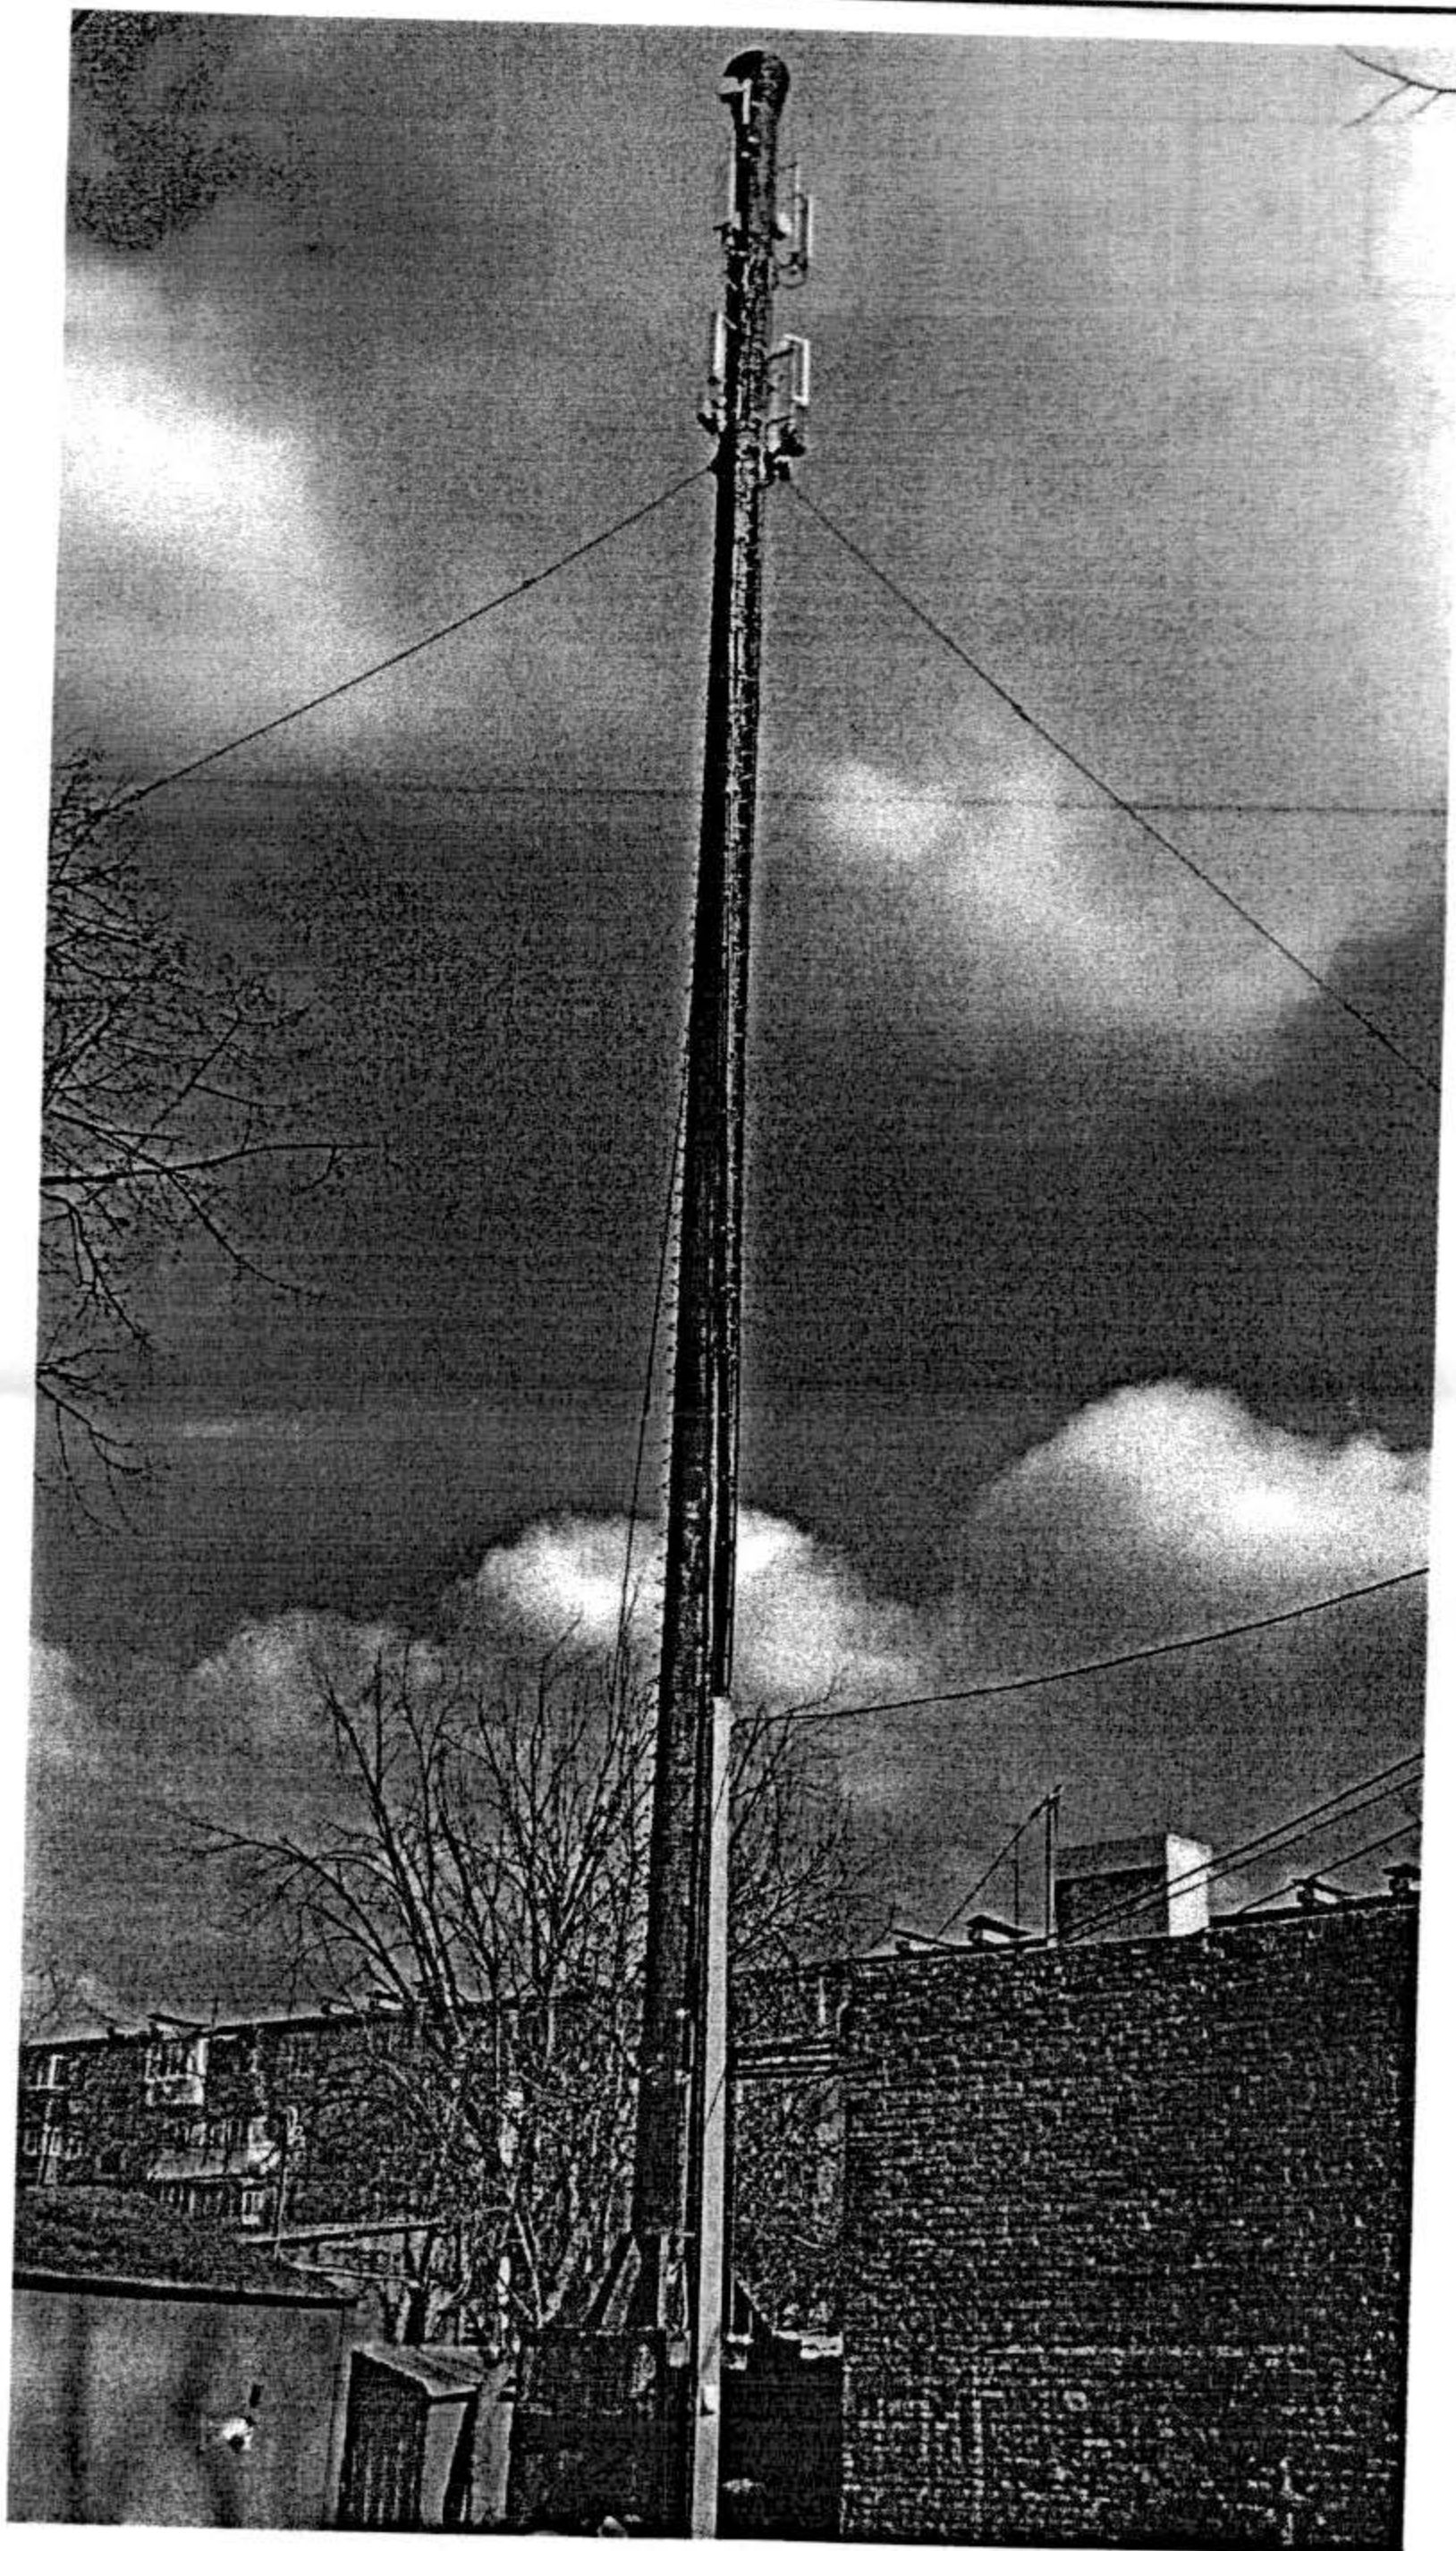


Фото 1 (общий вид)

					686 – VN0022 – 2019 – ТО	Лист
Изм.	Лист	№ докум.	Подпись	Дата		19

Схема расположения оборудования на опоре. Вид А

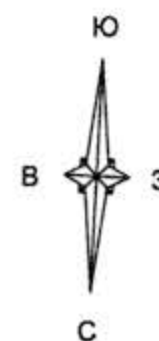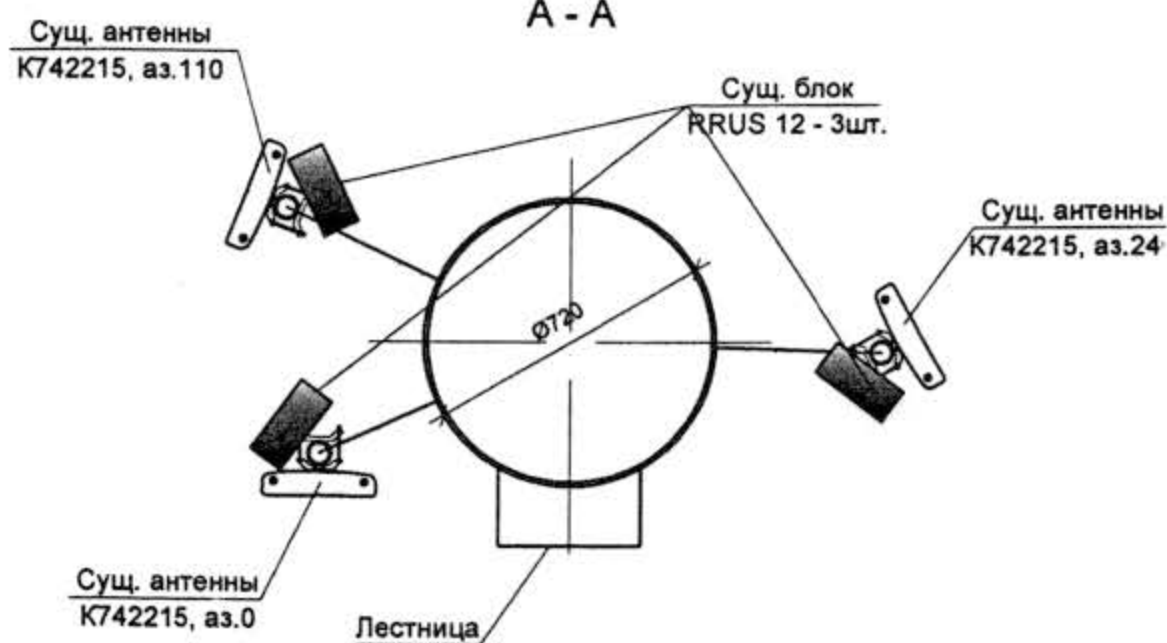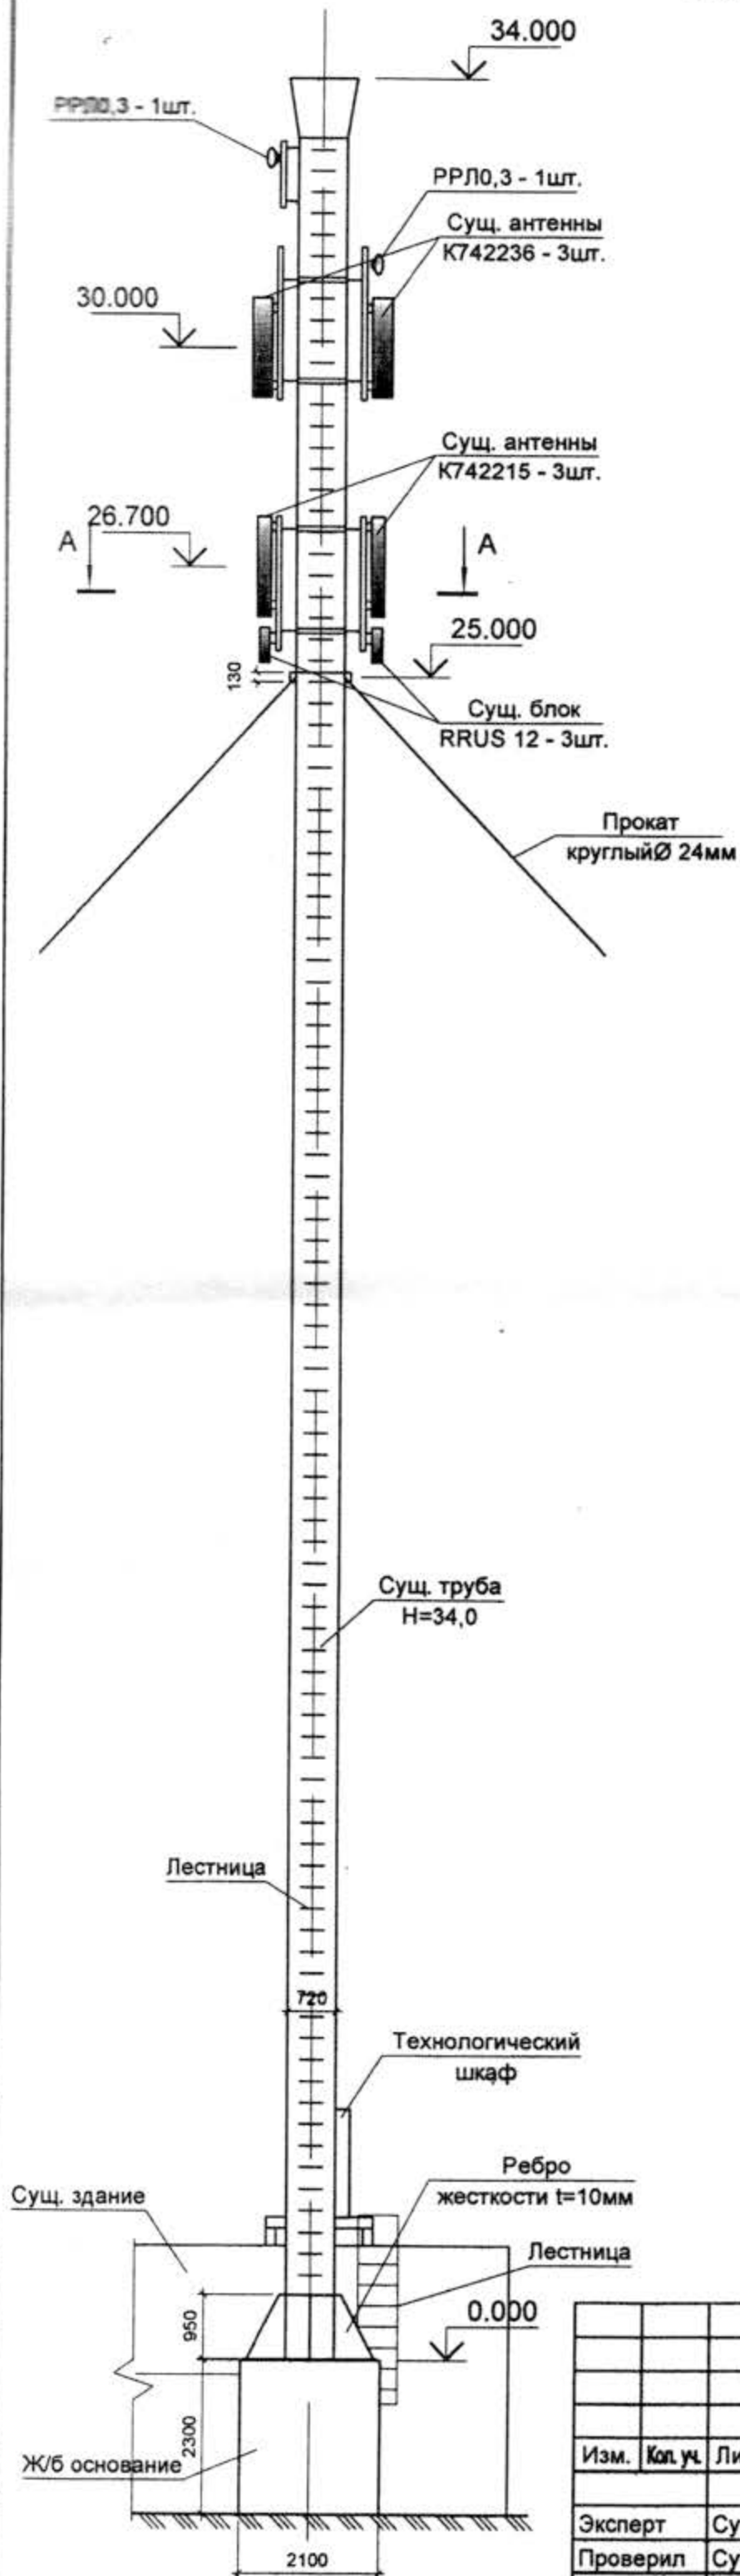

Лист, N подл. Подпись и дата Взам. инв. N

						686 - VN0022 - 2019 - ТО			
						Отчет о техническом обследовании элементов металлической трубы котельной, существующих конструкций и расчет их несущей способности на предмет установки дополнительного радиотехнического оборудования базовой станции мобильной связи VN002 ООО "Лайфсалл" по адресу: г. Винница, ул. Фрунзе 30			
Изм.	Кол. уч.	Лист	№ док.	Подп.	Дата	Базовая станция VN0022	Стадия	Лист	Листов
Эксперт	Сутоцкий				03.19		ОЧ	2	
Проверил	Сутоцкий				03.19				
Исполнил	Чекмарев				03.19	Схема расположения оборудования на опоре. Вид А		ООО "УКРИНВЕСТКОНСАЛТИНГ"	